



PIANTA PIANO PRIMO

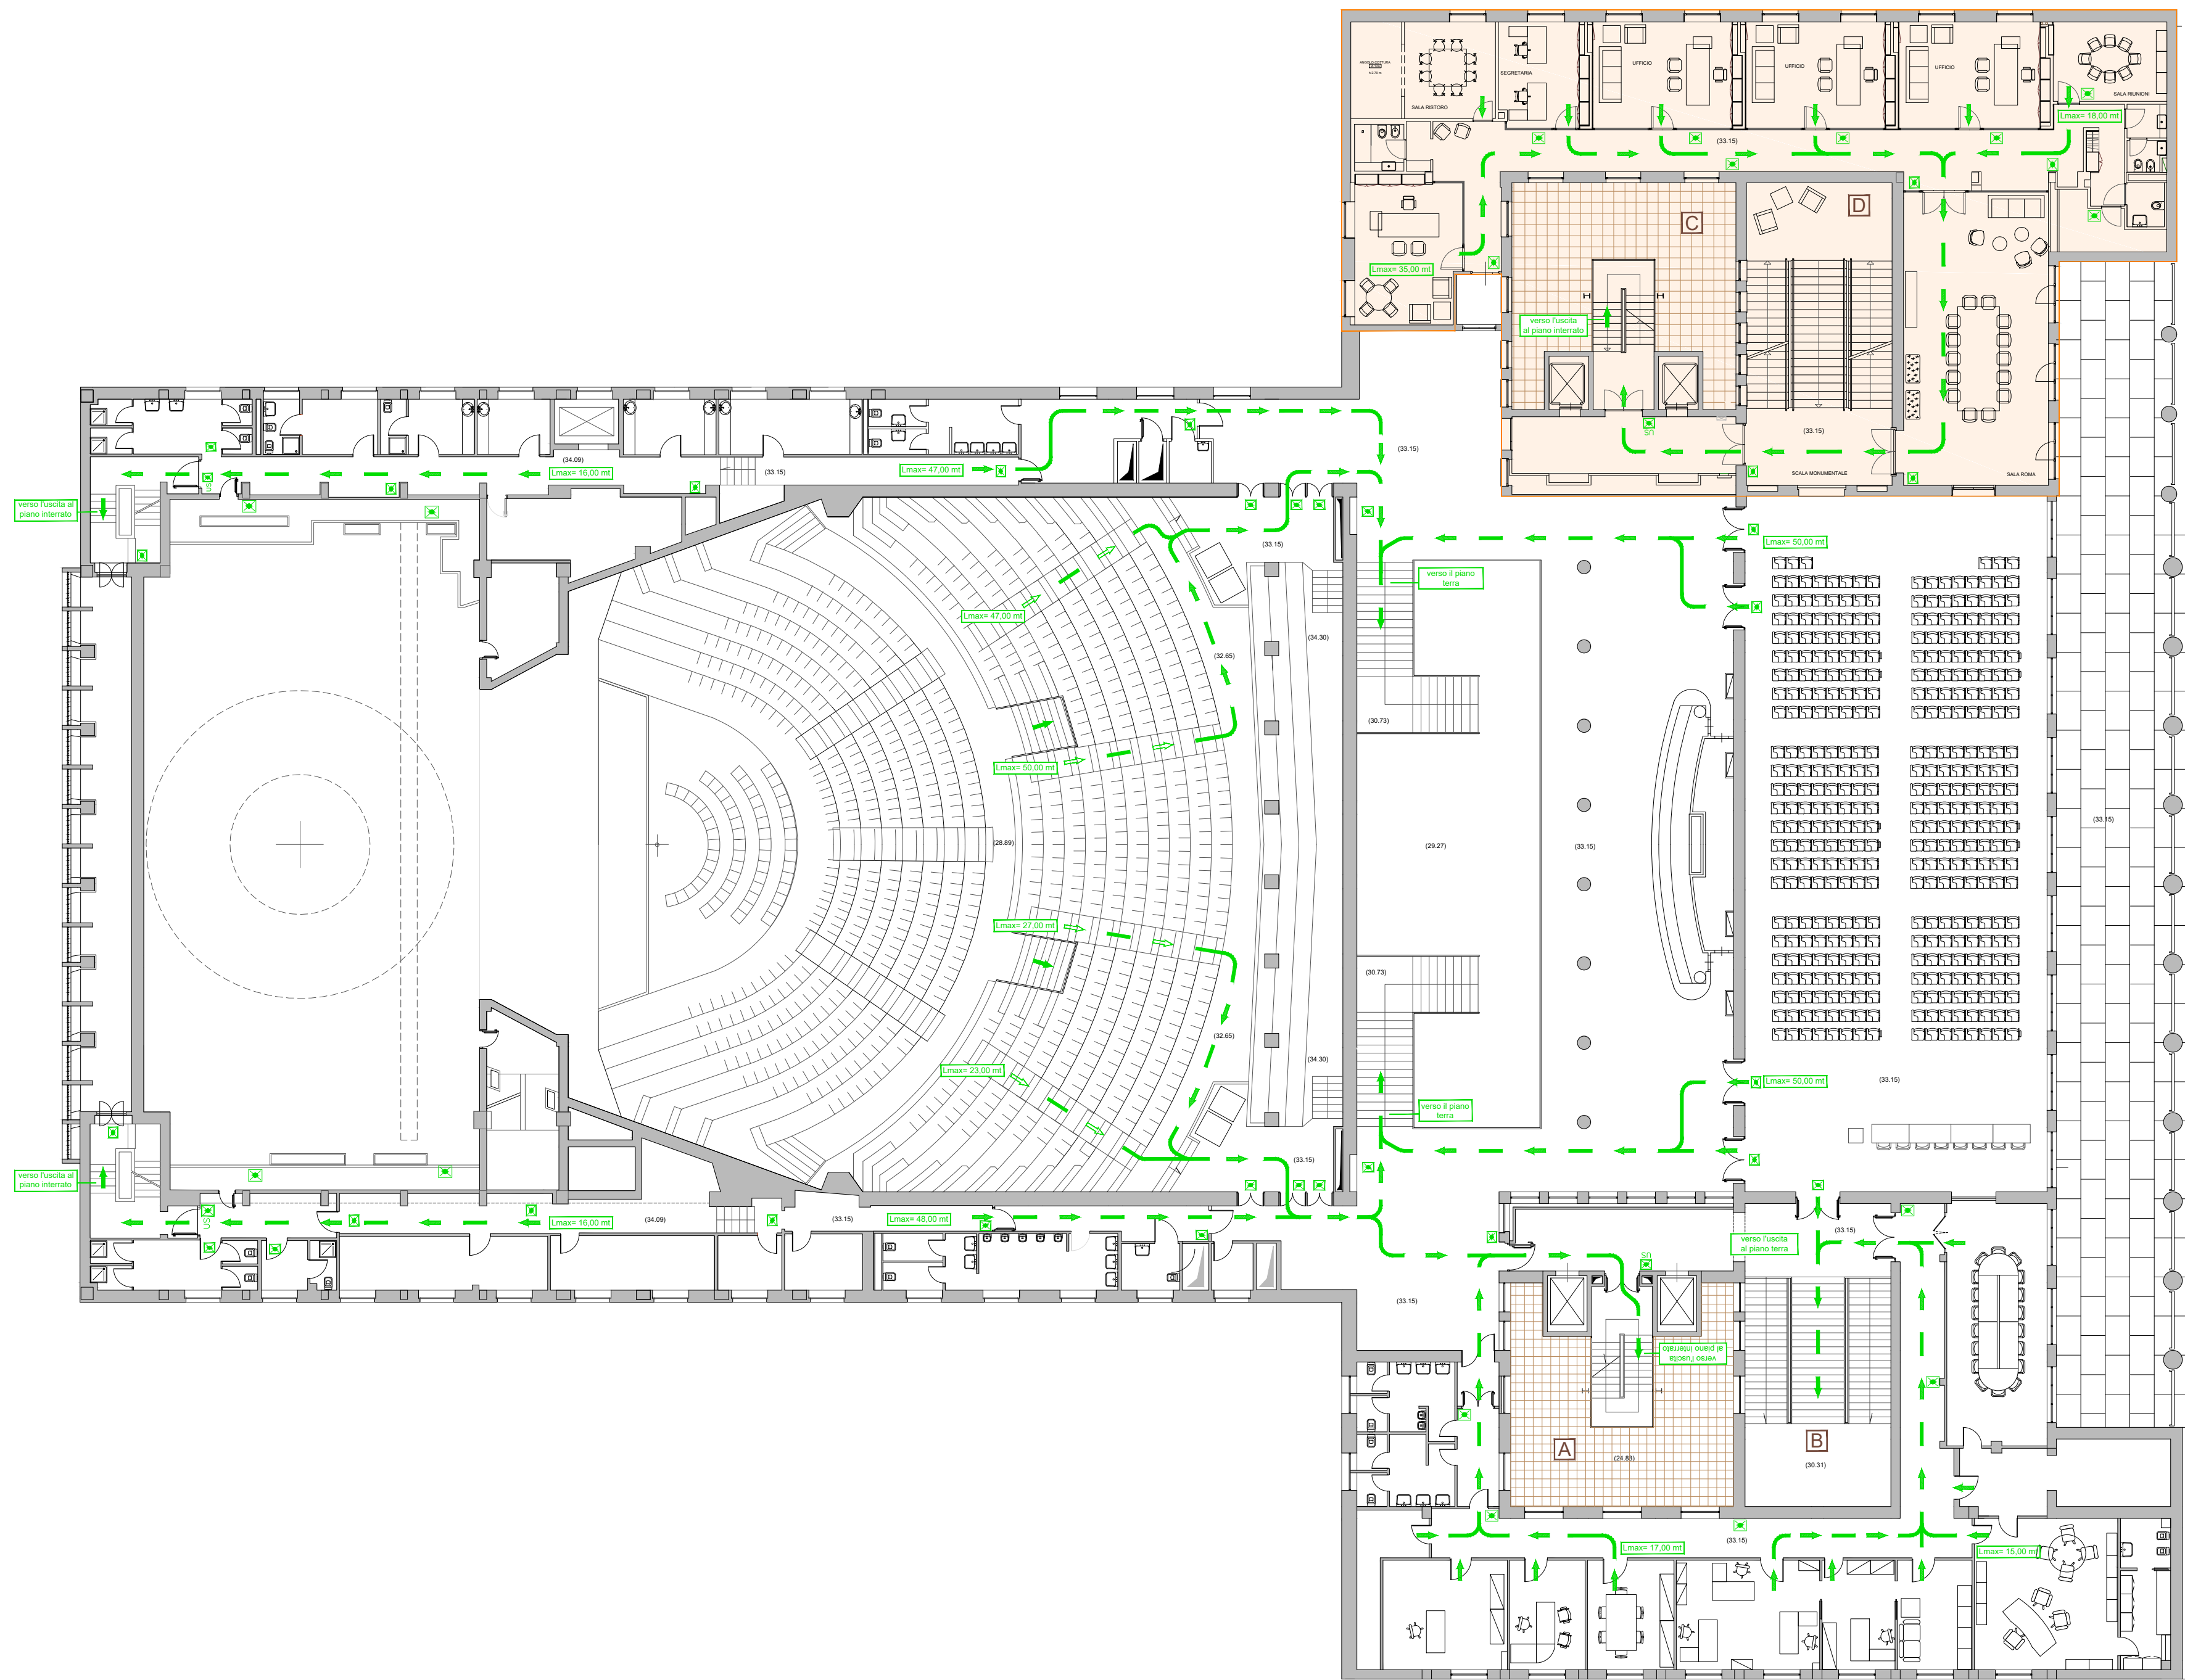

PIANTA PIANO SECONDO

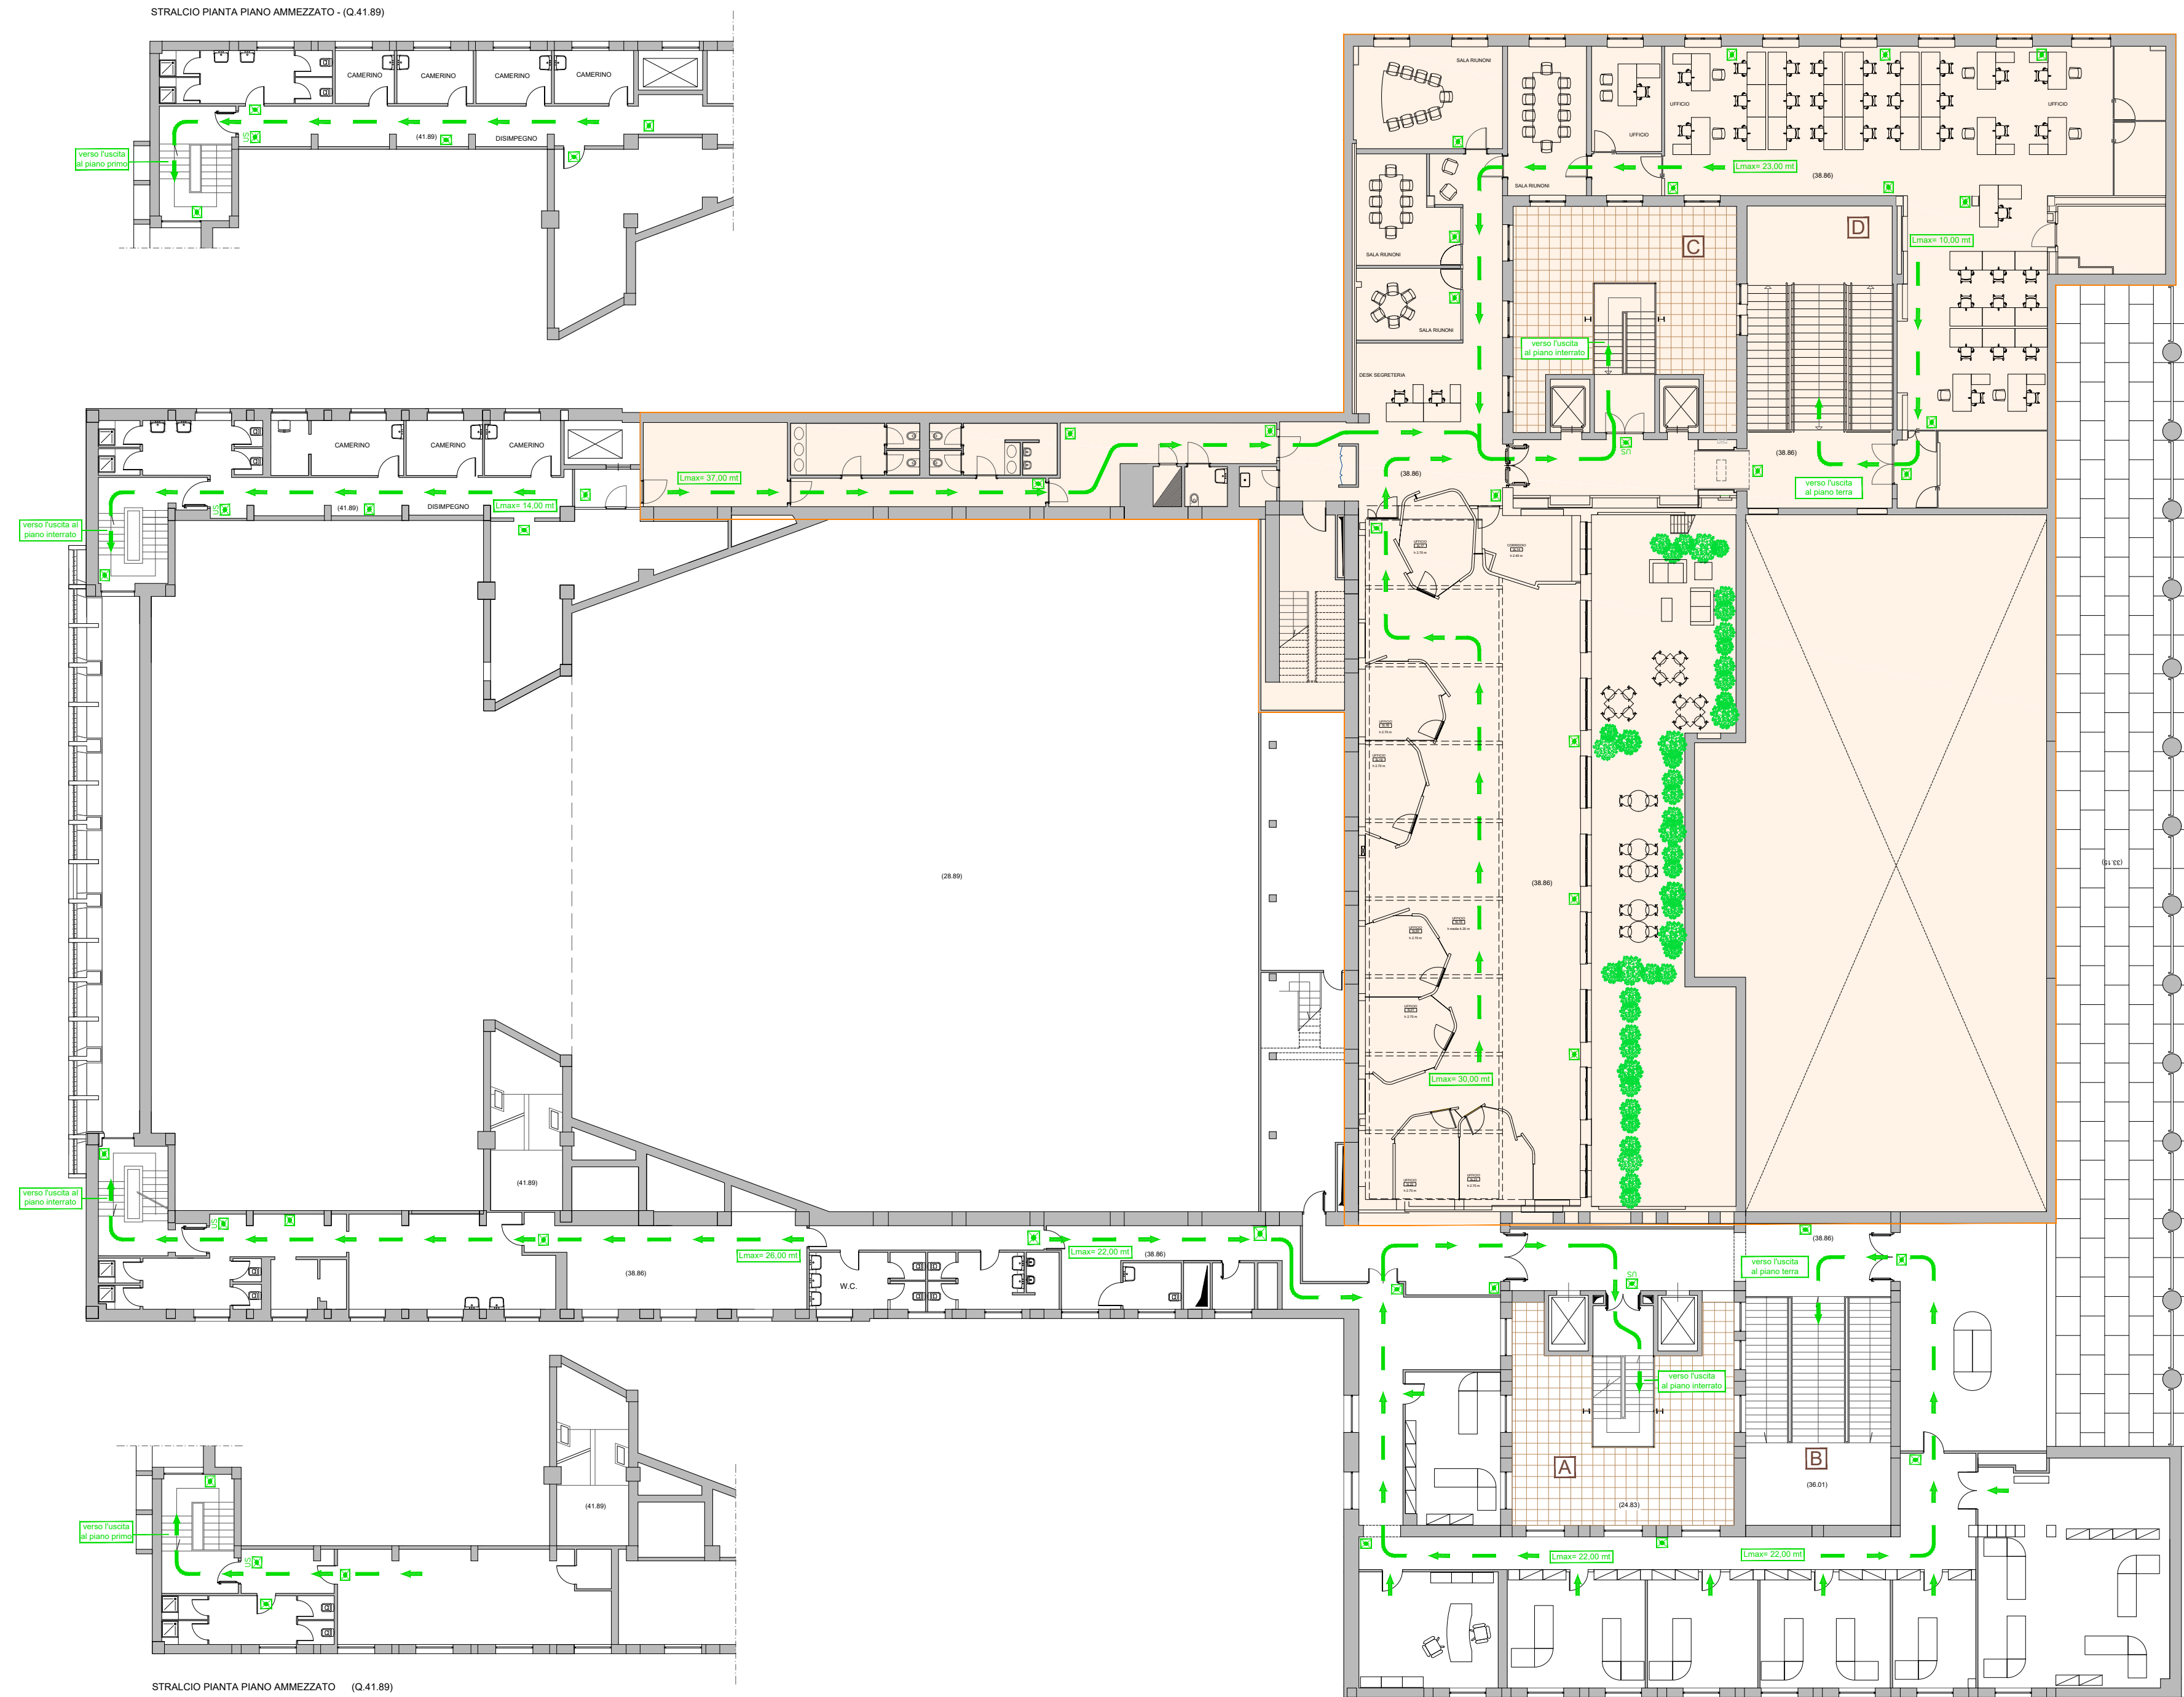

UFFICI ALA

- LEGENDA
- Via di fuga verso il basco
 - Via di fuga verso l'alto
 - Pericolo di fuga orizzontale
 - Luca di Emergenza
 - Indicazione della distanza massima
 - Punto di raccolta esterno


Comune di Napoli
Via John Fitzgerald Kennedy, 54

PROGETTO ANTINCENDIO
attività n. 65.2-C DPR 151/2001
redatto ai sensi del DM 19/08/1996

Committente
Mostra d'Oltremare S.p.A.
MOSTRA D'OLTREMARE

Tecnico
dott.ing. Sergio De Felice
n. iscr. 16380 Albo Napoli

Collaboratori
geom. Francesco Simonetti
arch. Silvia Caliendo
dott.ing. Donatella De Silva

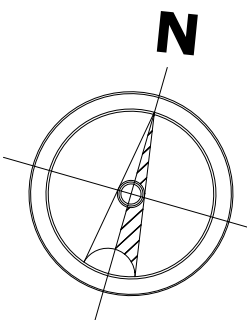

SCALA 1:200 1:200	PIANTA PIANO PRIMO PIANTA PIANO SECONDO	Progetto: Planimetrie con l'indicazione dell'illuminazione di emergenza e delle vie di fuga
 SPI via Colonna 100/101 - 80138 Napoli P. IVA n. 0487379121 - tel. 081.579.09.01 www.spi.it	REV. 00 DATA 01/03/2017 APP. NO DATA 01/03/2017	SIGLA PRATICA n. 16020 NOME FILE 16020 - Planimetrie Teoria TAVOLA TAV_A.02